


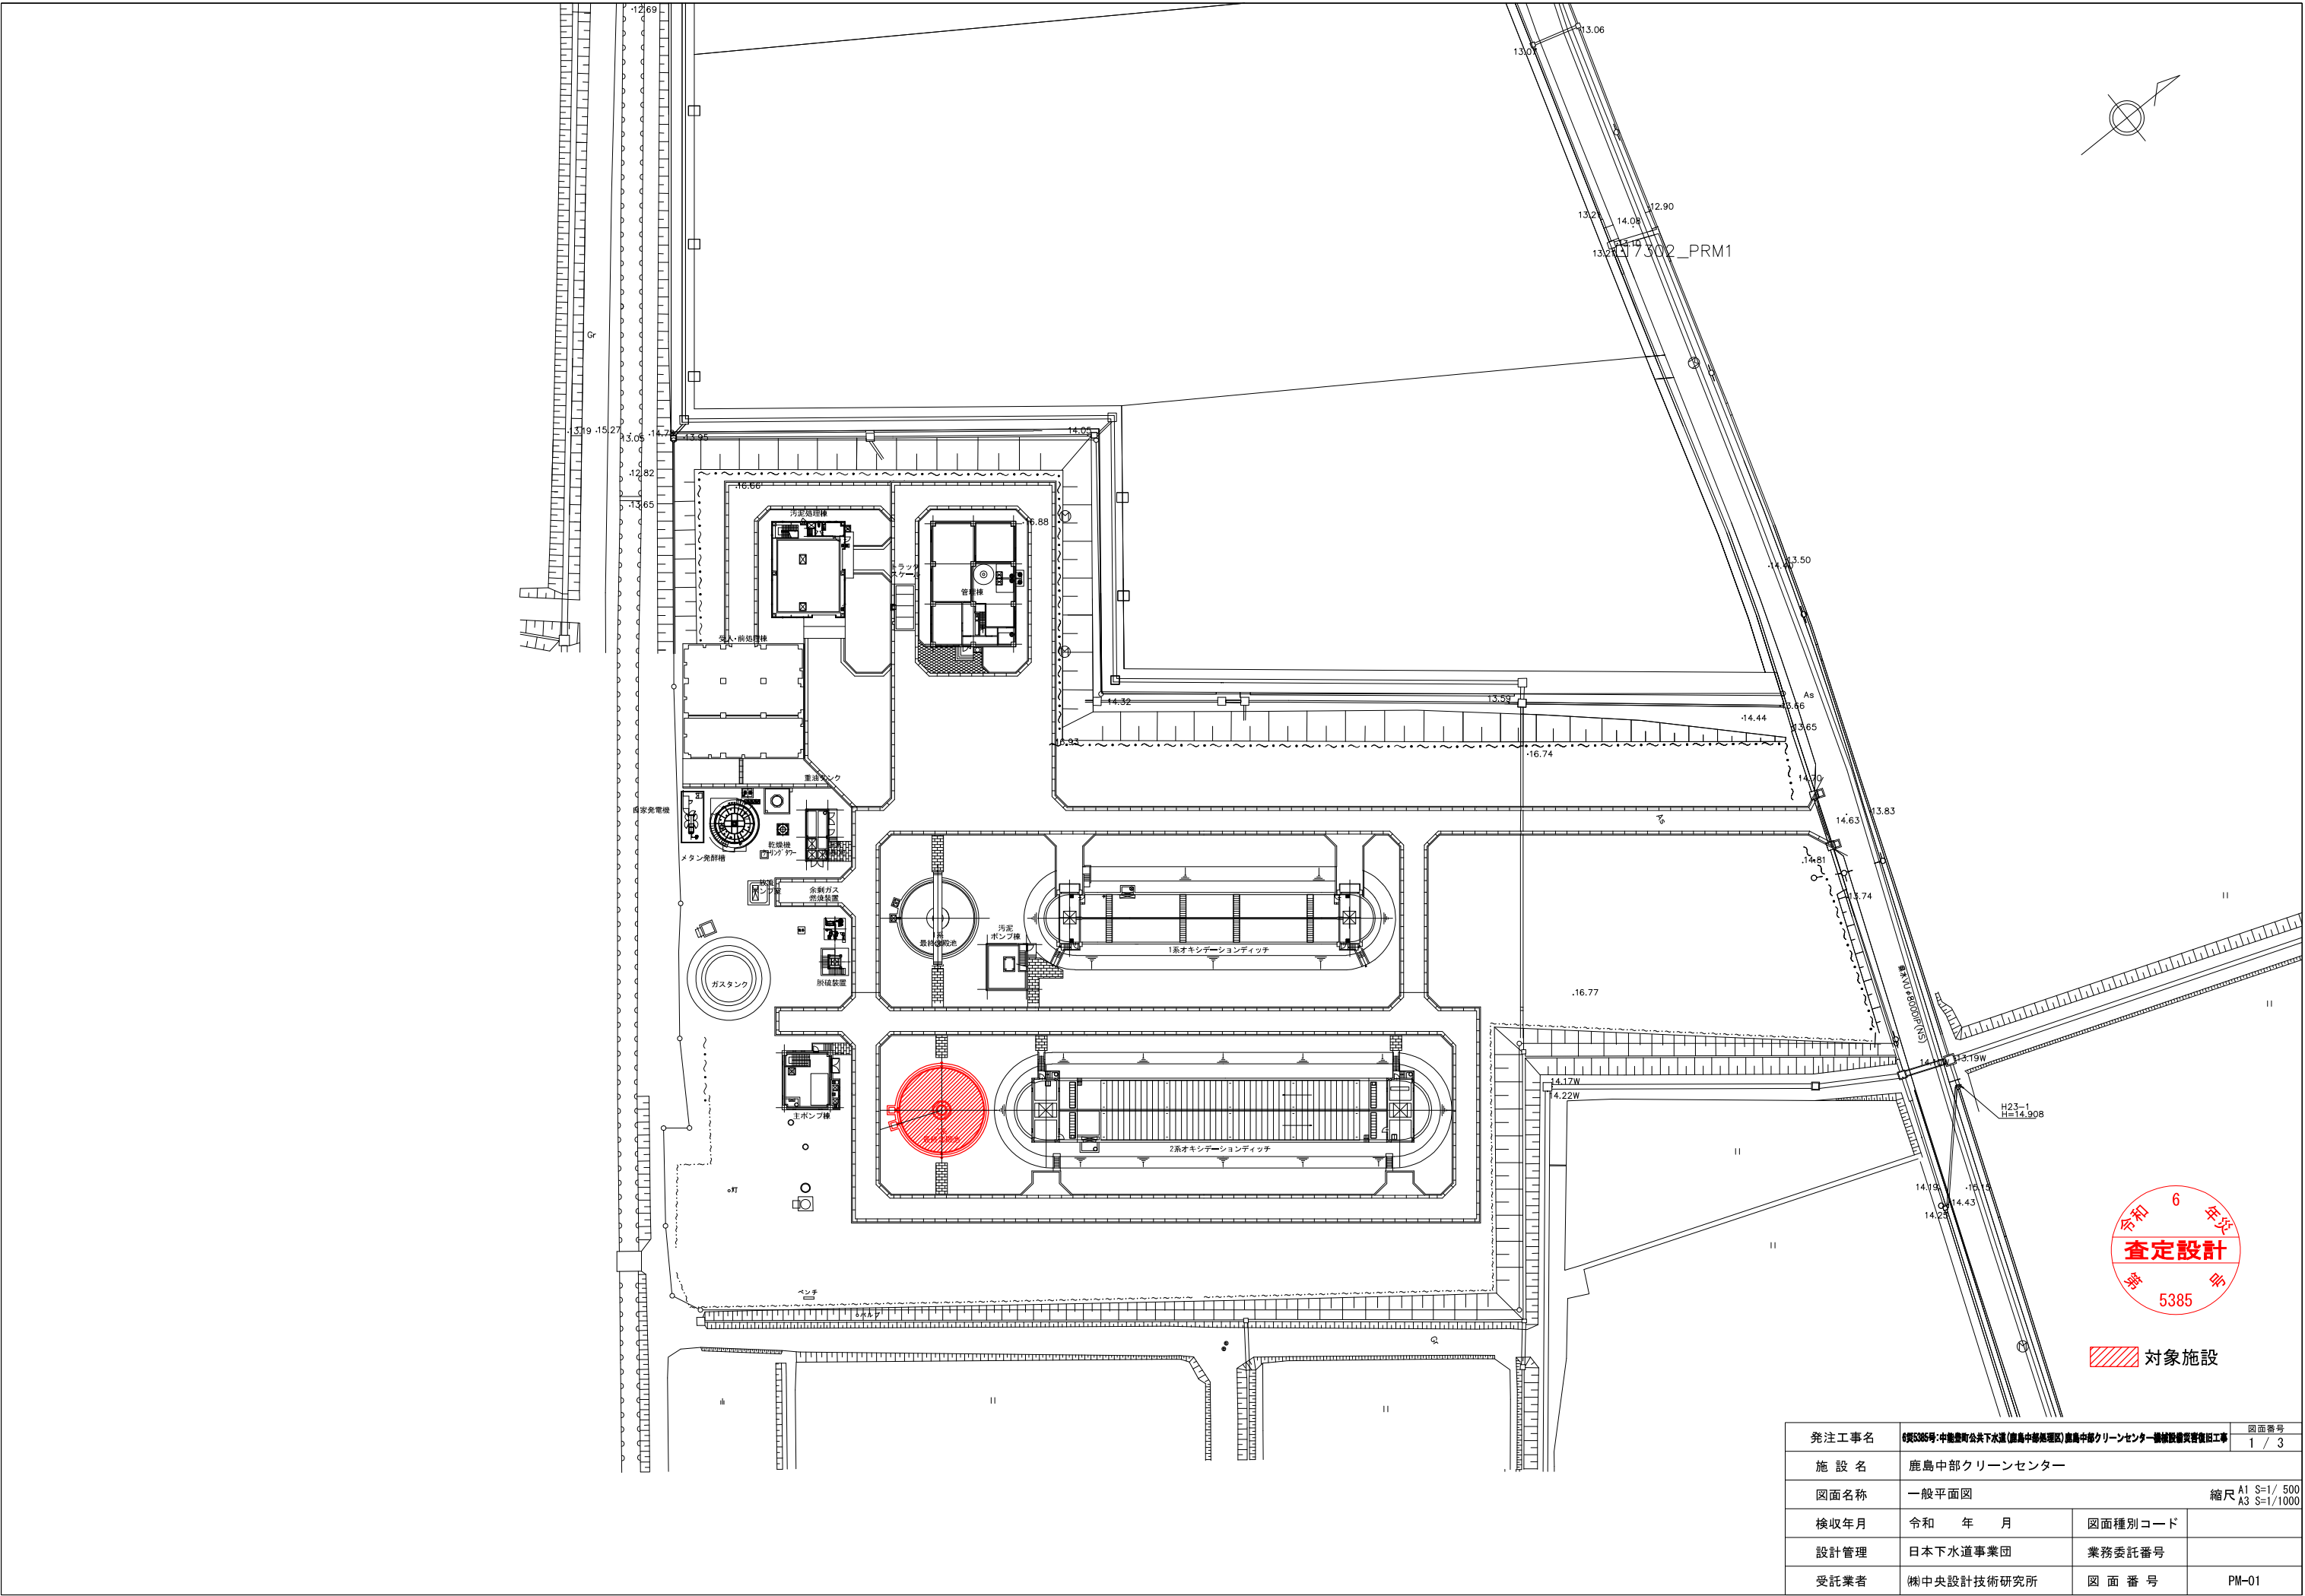


発注工事名	第5385号・中鹿野町公共下水道(鹿島中部処理区)鹿島中部クリーンセンター機械設備更新復旧工事		図面番号
施設名	鹿島中部クリーンセンター		1 / 3
図面名称	一般平面図		縮尺 A1 S=1/ 500 A3 S=1/1000
検収年月	令和 年 月	図面種別コード	
設計管理	日本下水道事業団	業務委託番号	
受託業者	㈱中央設計技術研究所	図面番号	PM-01

被災時の状況

応急復旧工事内容

フィードウェルサポート（ブラケット）
の基礎ボルト破断

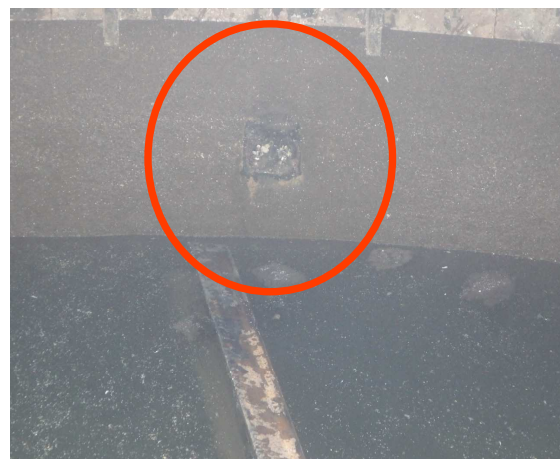

ピケットフェンスの湾曲



フィードウェルサポート（ブラケット）補強



スカムパイプの脱落




フィードウェルの傾斜



パイプスキマ撤去







PM-01-001
No2終沈掻寄機

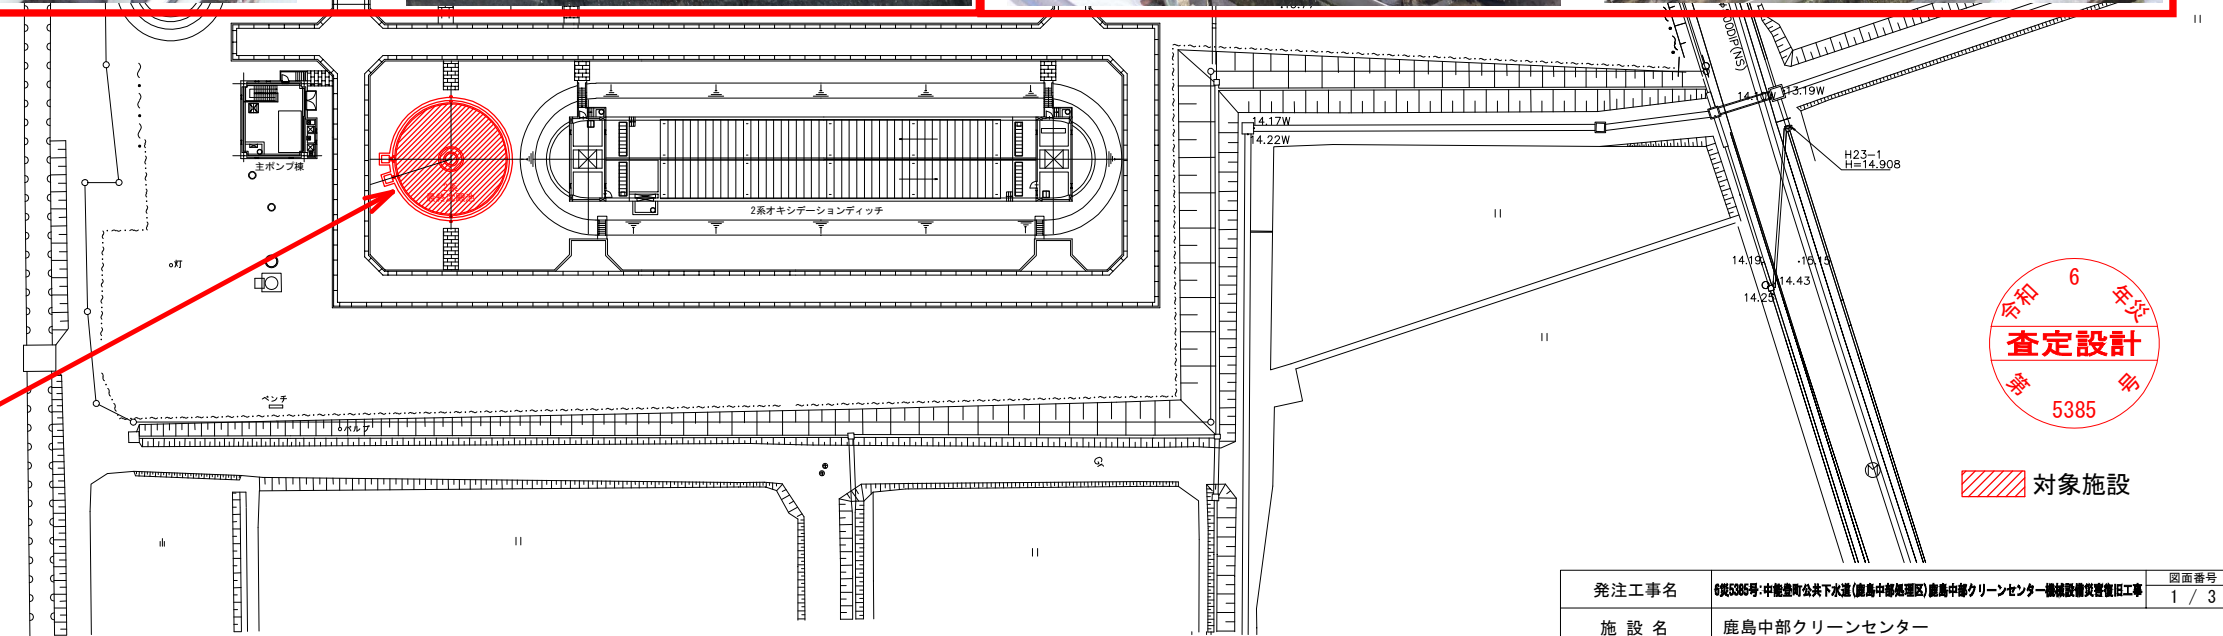

対象施設

発注工事名	第5385号：中盤急町公共下水道（鹿島中部集水区）鹿島中部クリーンセンター機械設備災害復旧工事			図面番号	1 / 3
施設名	鹿島中部クリーンセンター			縮尺 A1 S=1/500 A3 S=1/1000	
図面名称	一般平面図			図面種別コード	
検収年月	令和	年	月	業務委託番号	
設計管理	日本下水道事業団			図面番号	PM-01
受託業者	株式会社設計技術研究所				

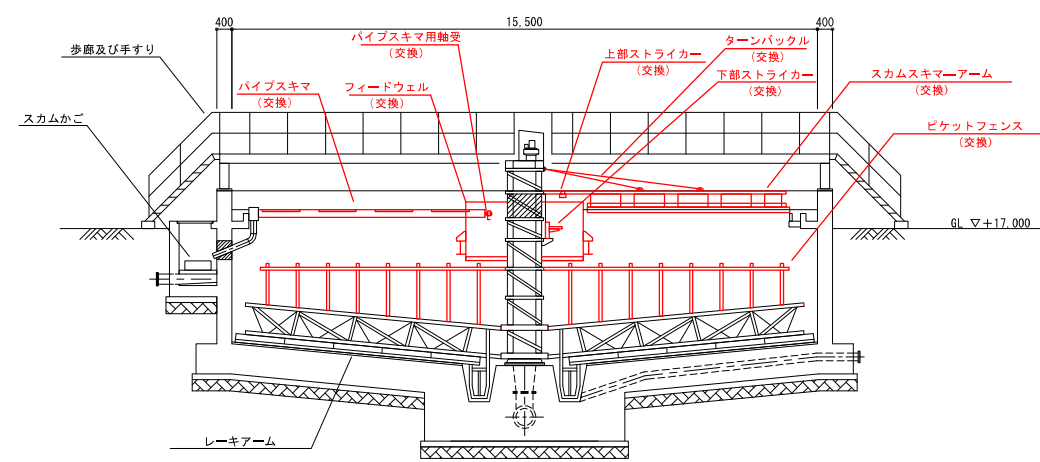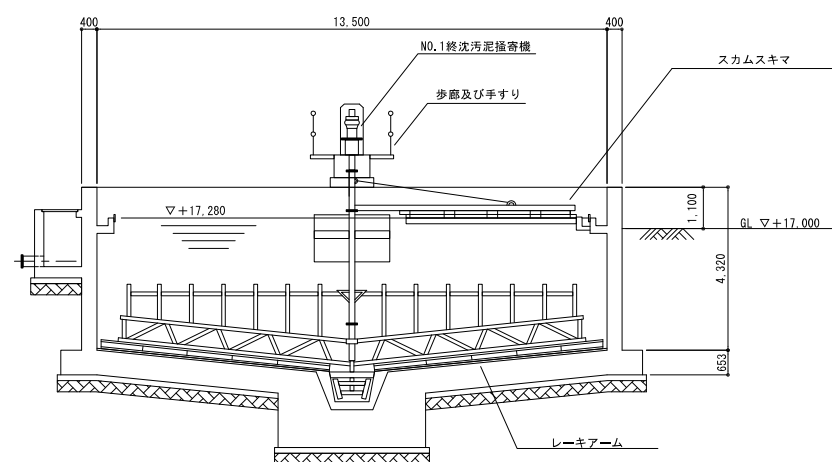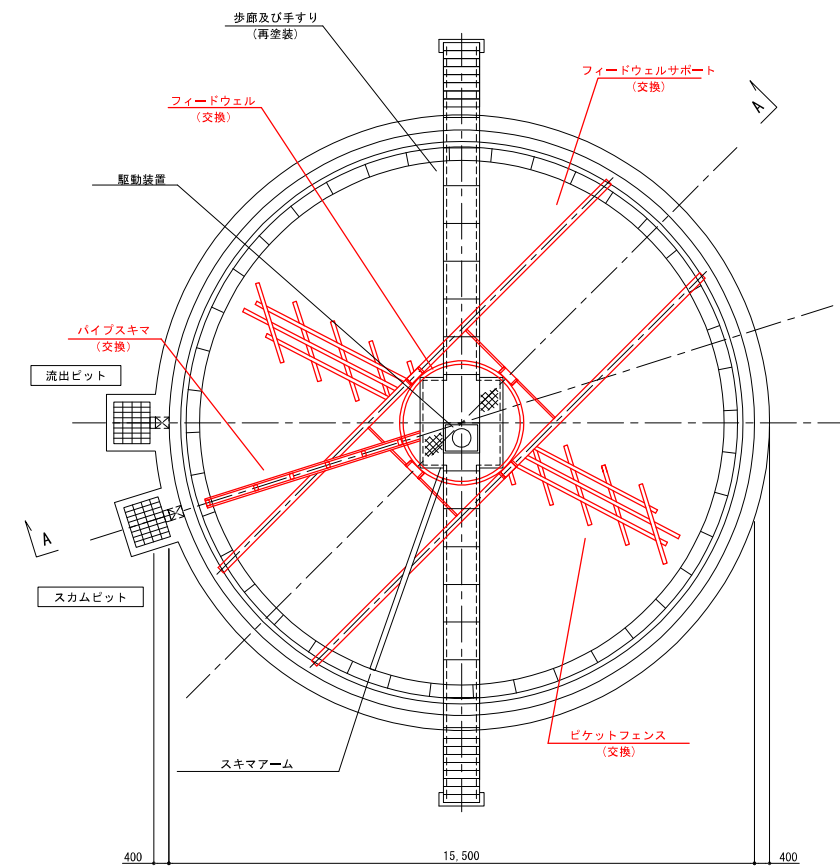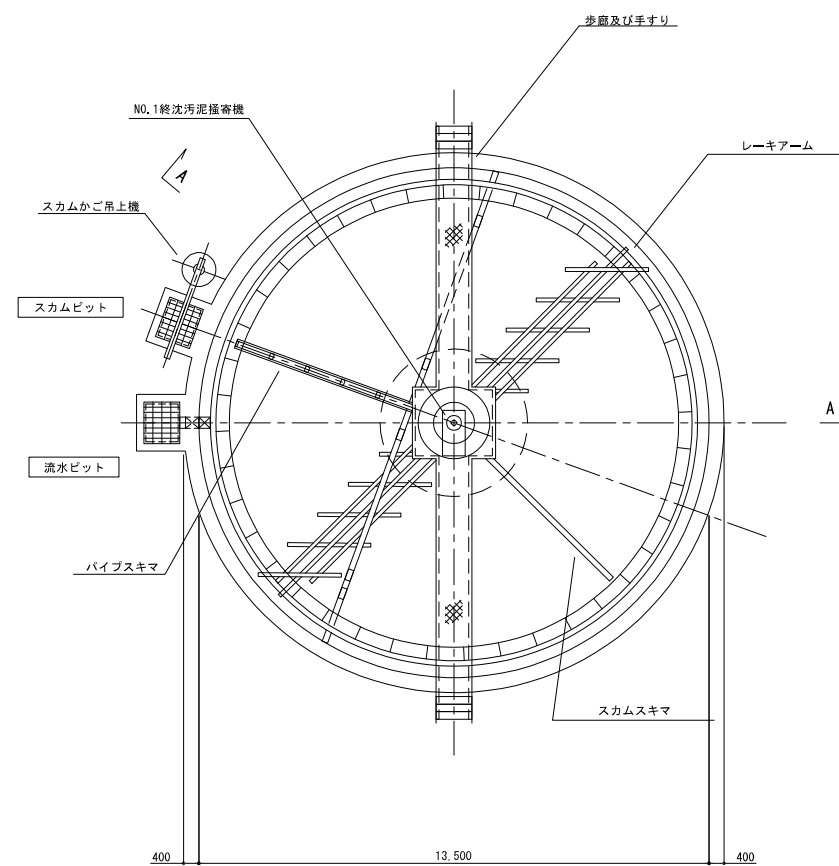

 : 今回対象を示す。

発注工事名	69336号:中飽堂町公共下水道(鹿島中部処理区)鹿島中部クリーンセンター機械設備災害復旧工事		図面番号 3 / 3
施設名	鹿島中部クリーンセンター		
図面名称	一般平面図		縮尺 A1 S=1/1 A3 S=1/2
検収年月	令和 年 月	図面種別コード	
設計管理	日本下水道事業団	業務委託番号	
受託業者	㈱中央設計技術研究所	図面番号	PM-03